

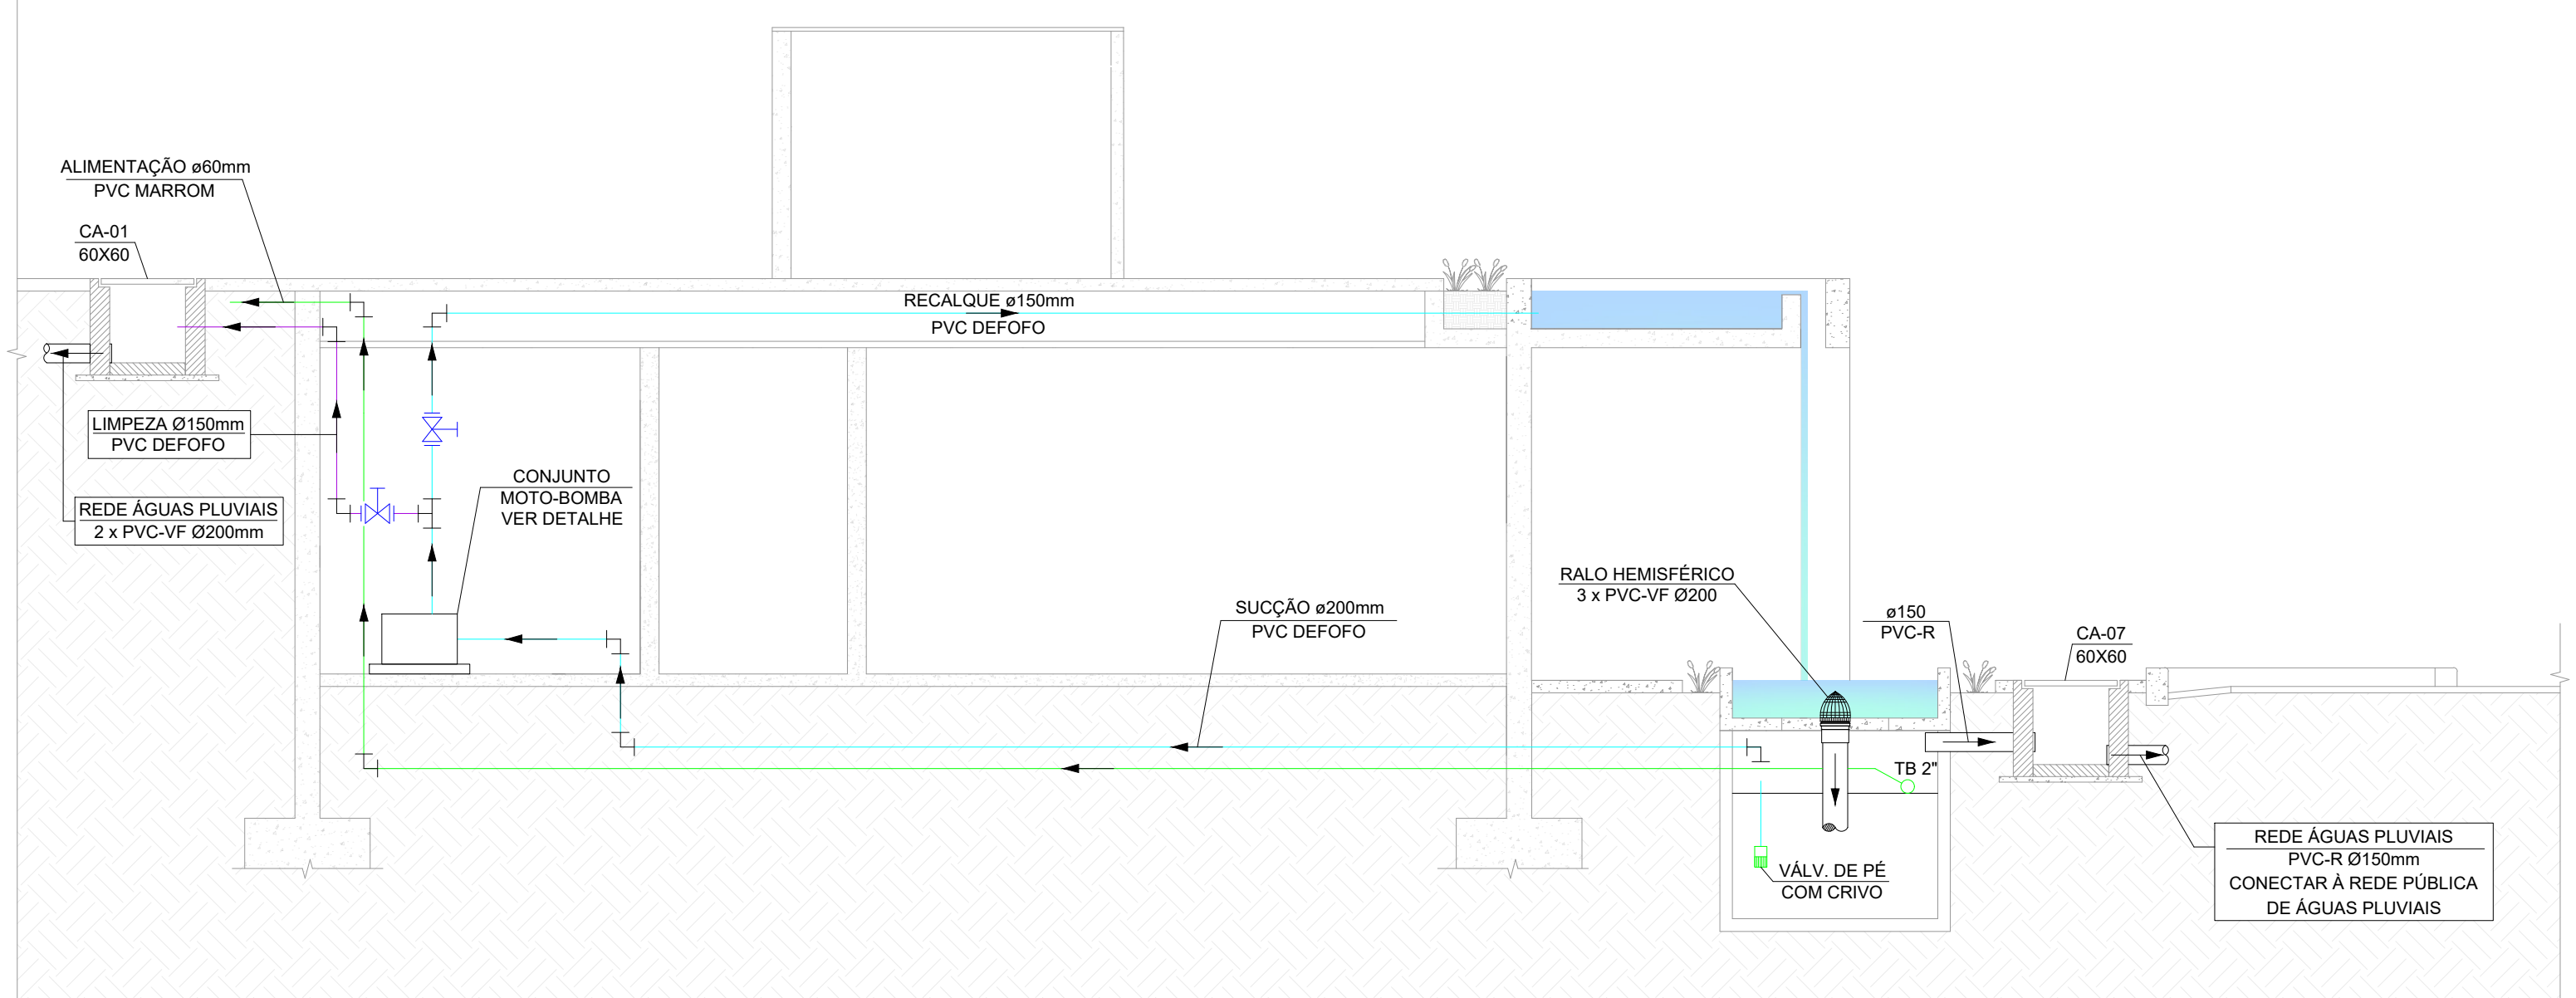
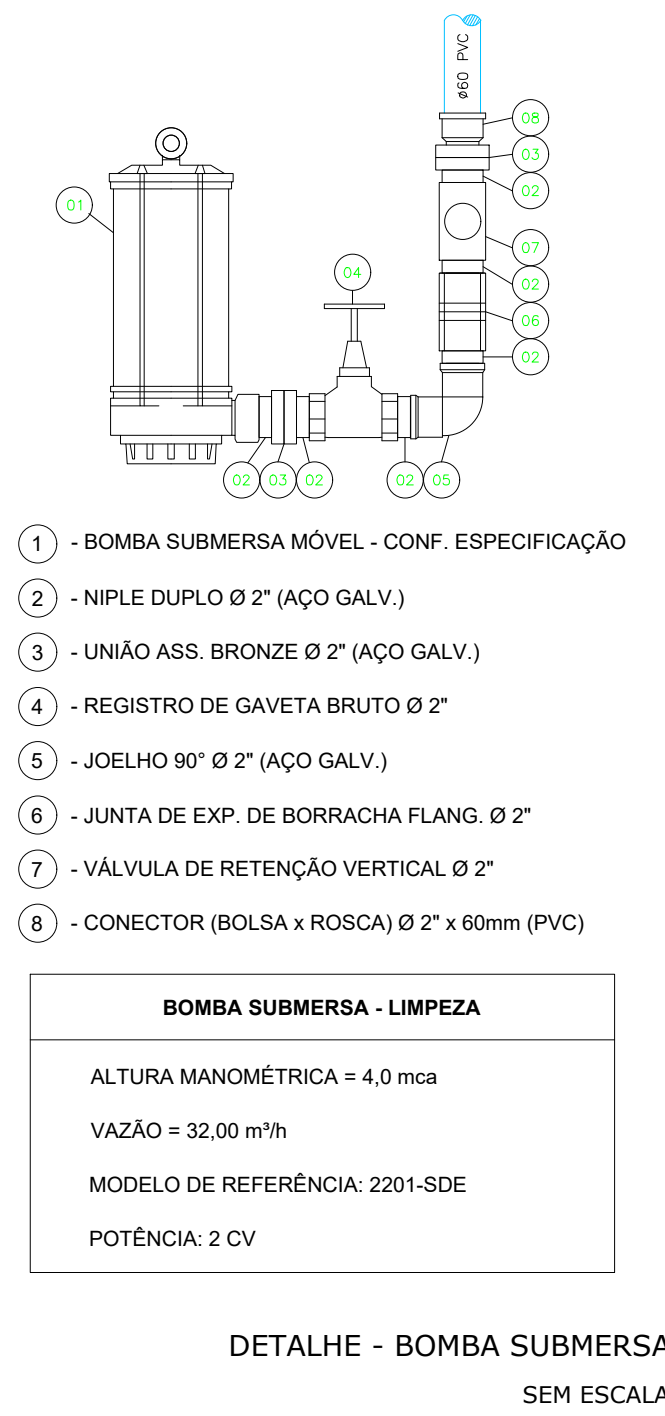



PLANTA BAIXA INSTALAÇÕES HIDRÁULICAS - FONTES
ESCALA 1:100

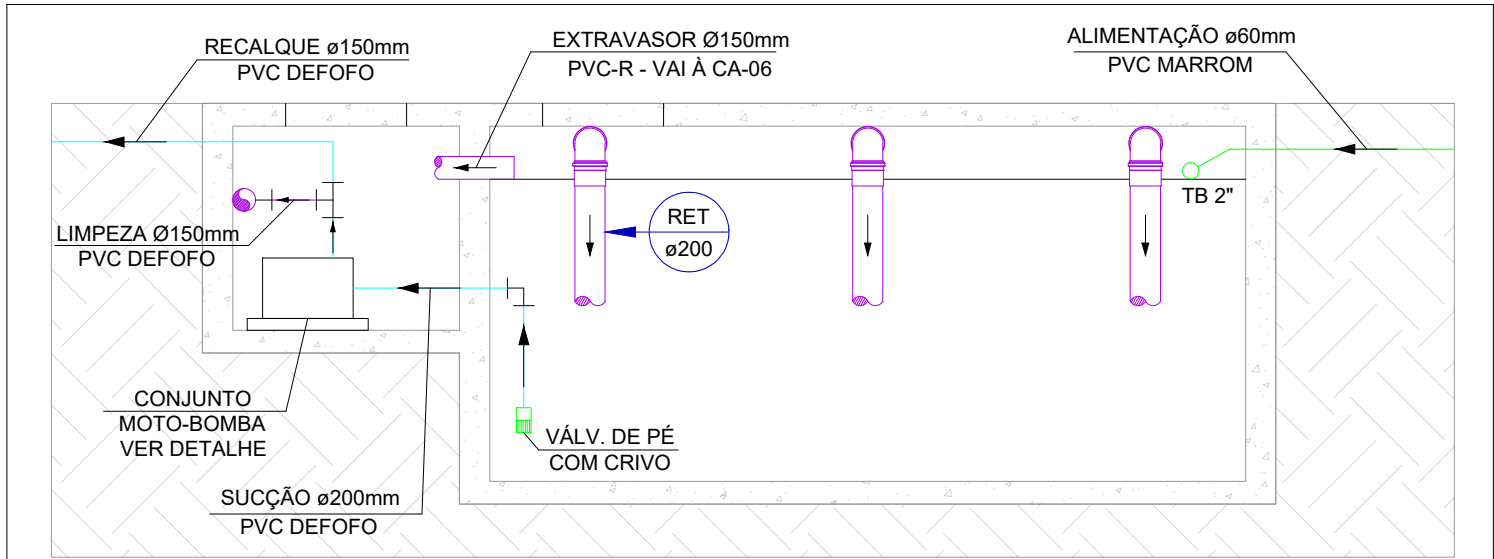



CORTE ESQUEMÁTICO - INSTALAÇÃO PISCINA COM CASCATA
ESCALA 1:50

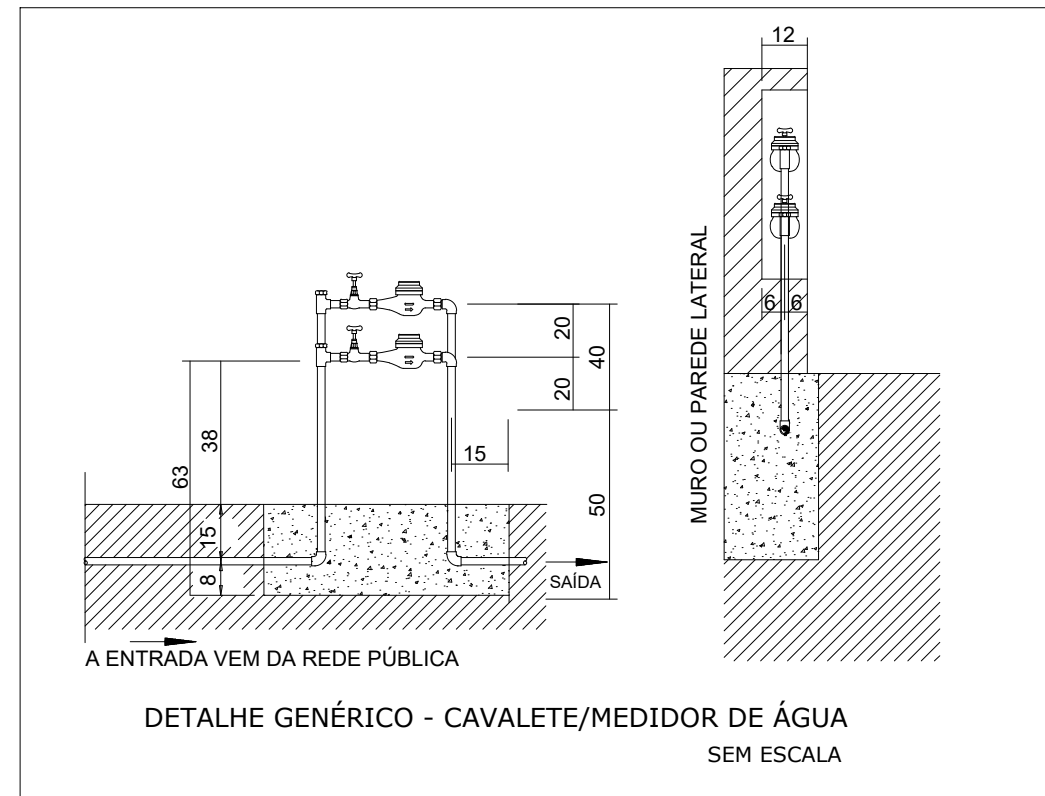

CORTE ESQUEMÁTICO - INSTALAÇÃO CASCATA ESCADARIA
SEM ESCALA

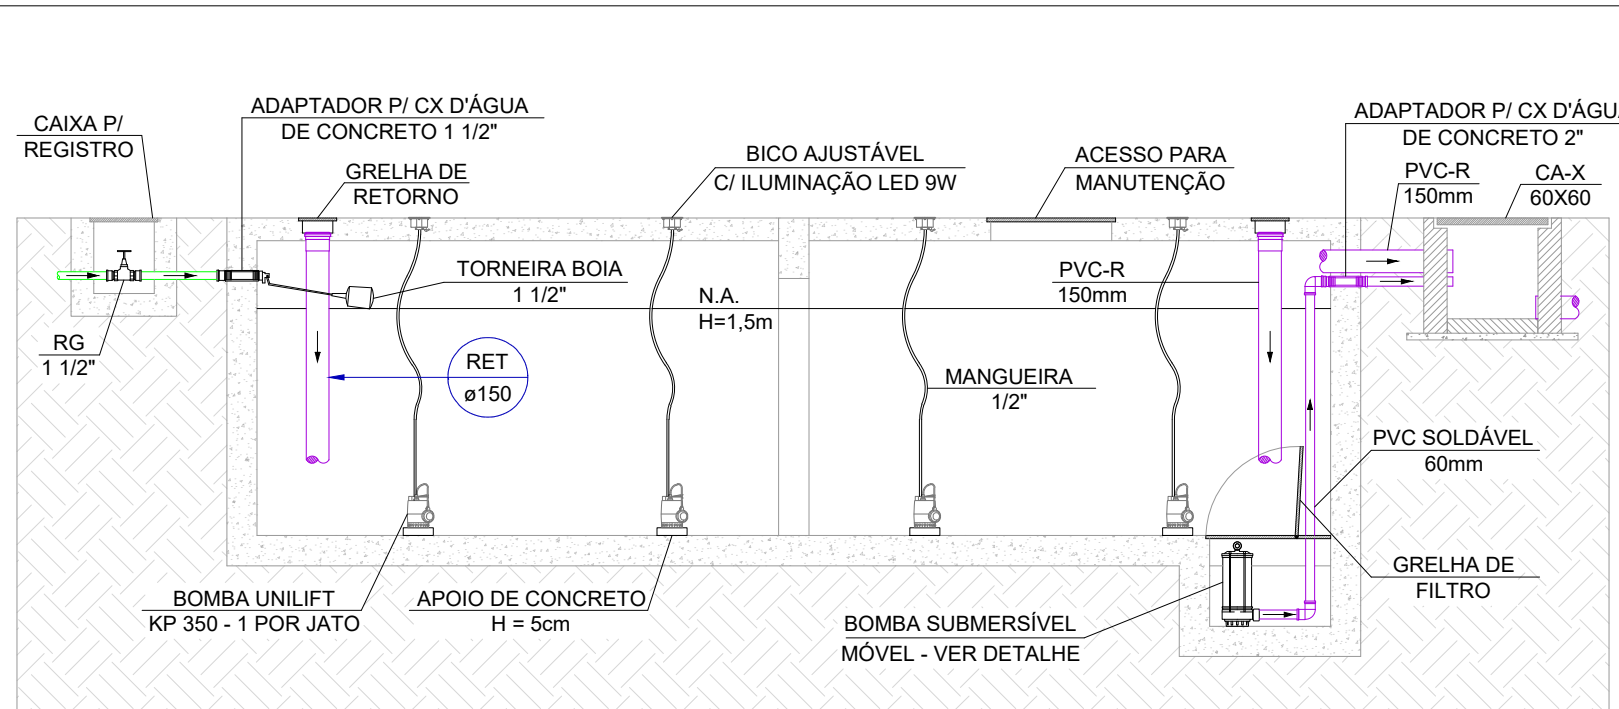

CORTE ESQUEMÁTICO - INSTALAÇÃO FONTE SECA
SEM ESCALA

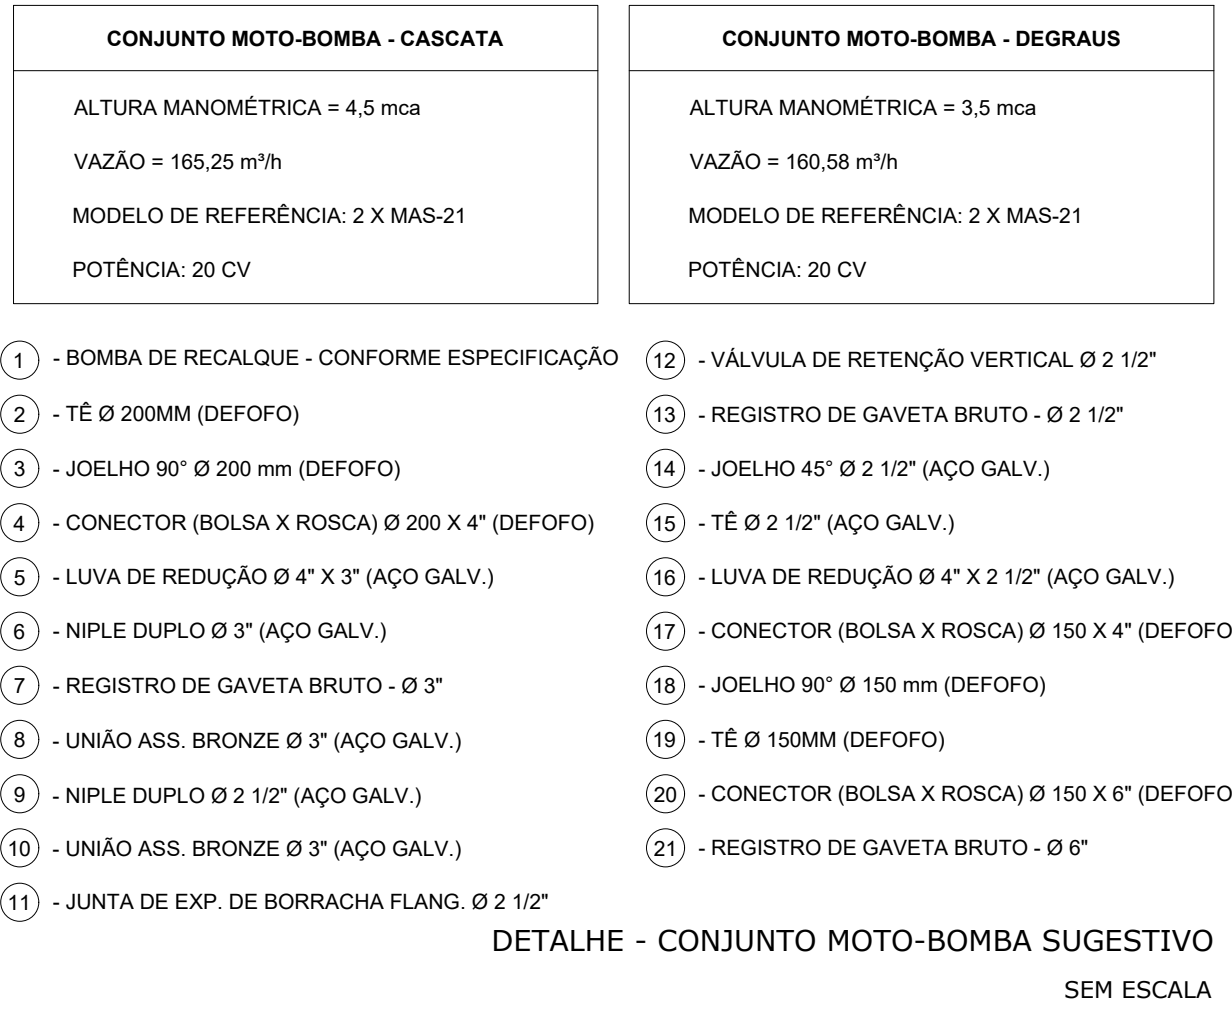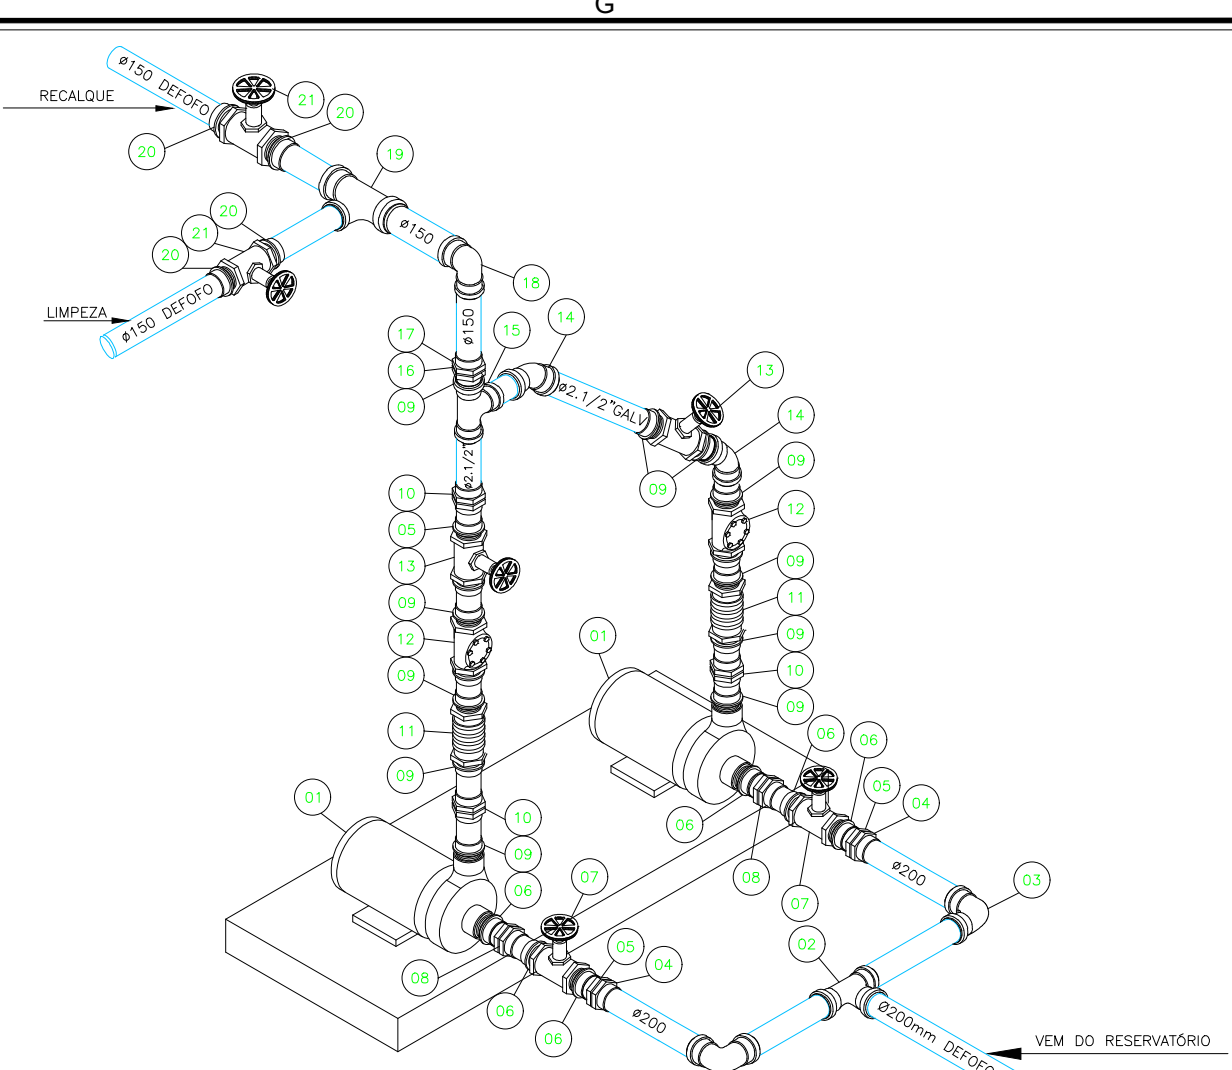

- NOTAS**
1. DIÂMETRO DAS TUBULAÇÕES EM mm E COTAS EM cm;
 2. TODA TUBULAÇÃO DE ÁGUA FRIA SERÁ EM PVC SOLDÁVEL, EXCETO QUANDO INDICAÇÃO EM CONTRÁRIO;
 3. TODA TUBULAÇÃO DE ÁGUA PLUVIAL SERÁ EM PVC SÉRIE R, EXCETO QUANDO INDICAÇÃO EM CONTRÁRIO;
 4. OS PISOS DE PÁTOS, VARANDAS, TERRAÇOS E LAJES PLANAS DEVERÃO TER CAÍMENTO MÍNIMO DE 1% EM DIREÇÃO ÀS GRELHAS COLETORAS PROPOSTAS EM PROJETO;
 5. TODAS AS CAIXAS DE PASSAGEM DE ÁGUA PLUVIAL DEVERÃO SER DEVIDAMENTE VEDADAS E SUAS TAMPAS DEVERÃO SER DE FÁCIL REMOÇÃO, A FIM DE PERMITIR FUTURAS MANUTENÇÕES E LIMPEZAS;
 6. AS ALTURAS DAS CAIXAS DE ÁGUA PLUVIAL SÃO VARIÁVEIS E DEVERÃO SER AFERIDAS EM OBRA, DE ACORDO COM O NÍVEL REAL DO TERRENO IN LOCO;
 7. TODAS AS TUBULAÇÕES DEVERÃO PASSAR SOB AS VIGAS OU SOBRE A FUNDAÇÃO, CASO HAJA A NECESSIDADE DE FUROS EM ELEMENTOS ESTRUTURAIS PARA PASSAGEM DAS TUBULAÇÕES, O CALCULISTA DEVERÁ AUTORIZAR A EXECUÇÃO DOS MESMOS E O PROJETISTA HIDRÁULICO DEVERÁ SER INFORMADO PARA REVISÃO DO PROJETO;
 8. O DETALHAMENTO DA DRENAGEM DE ÁGUAS PLUVIAIS SE ENCONTRA NO PROJETO HIDROSSANITÁRIO;
 9. A BOMBA PREVISTA PARA LIMPEZA DO RESERVATÓRIO DA FONTE SECA SERÁ REMOVÍVEL, DEVENDO SER INSTALADA NA TUBULAÇÃO DE ESPERA APENAS QUANDO DA UTILIZAÇÃO;
 10. PARA DEMAIS INFORMAÇÕES E ANÁLISES, CONSULTAR MEMORIAL DESCRITIVO DO PROJETO.

REVISÃO	DESCRIÇÃO	TIPO	ELABORADO	VERIFICADO	DATA
00	REV. HIDROMETRO	B	NLR	RHP	DEZEMBRO/2020
TIPOS DE EMISSÃO		A - PRELIMINAR B - P/ APROVAÇÃO C - P/ CONHECIMENTO		D - P/ COTAÇÃO E - P/ CONSTRUÇÃO F - CONFORME COMPRADO	
				G - CONFORME CONSTRUIDO H - CANCELADO	



Opus Projetos

ELABORAÇÃO

OPUS PROJETOS

RUA ARAGUARI, Nº741, SALA 10 - BARRO PRETO
REJO HORIZONTE - MG
TEL.: (31) 3347-4425 / (31) 3347-7079 / (31) 3371-1920
EMAIL: contato@opusprojetos.com.br



PREFEITURA MUNICIPAL
DE LAGOA SANTA

RUA SÃO JOÃO, 290, CENTRO
LAGOA SANTA/MG - CEP: 33400-005

PROJETO DA PRAÇA DR. LUND

LAGOA SANTA/MG

PROJETO DE FONTES

AUTORA DO PROJETO:



DANIELO VITOR
SILVA
CREA: - 370.081/P-0

CONTRATANTE DO PROJETO:

RESPONSÁVEL DA CONTRATANTE:

DATA:
DEZEMBRO / 2020

ESCALA:
INDICADA

CÓDIGO:
PROJ-FNT

TÍTULO DOS DESENHOS:

PRANCHA:

PLANTA BAIXA - INSTALAÇÕES HIDRÁULICAS DAS FONTES

01/01

DETALHES ESQUEMÁTICOS DAS INSTALAÇÕES DAS FONTES

DETALHES SUGESTIVOS CONJUNTOS MOTO-BOMBAS

DIREITOS AUTORAIS RESERVADOS. PROIBIDO REPRODUÇÃO, DIVULGAÇÃO OU ALTERAÇÃO SEM OREEM EXPRESSA DO AUTOR.

TÍTULO DOS DESENHOS:
PRIMEIRA-FOLHA DE 02 FOLHAS