



PLANTA - 1º PAVTO - ESCOLA MUNICIPAL ANTONIO MARIA
ESCALA 1:100
ÁREA CONSTRUÍDA: 604,08m²
CLASSIFICAÇÃO: EDUCACIONAL E CULTURA FÍSICA - E-1

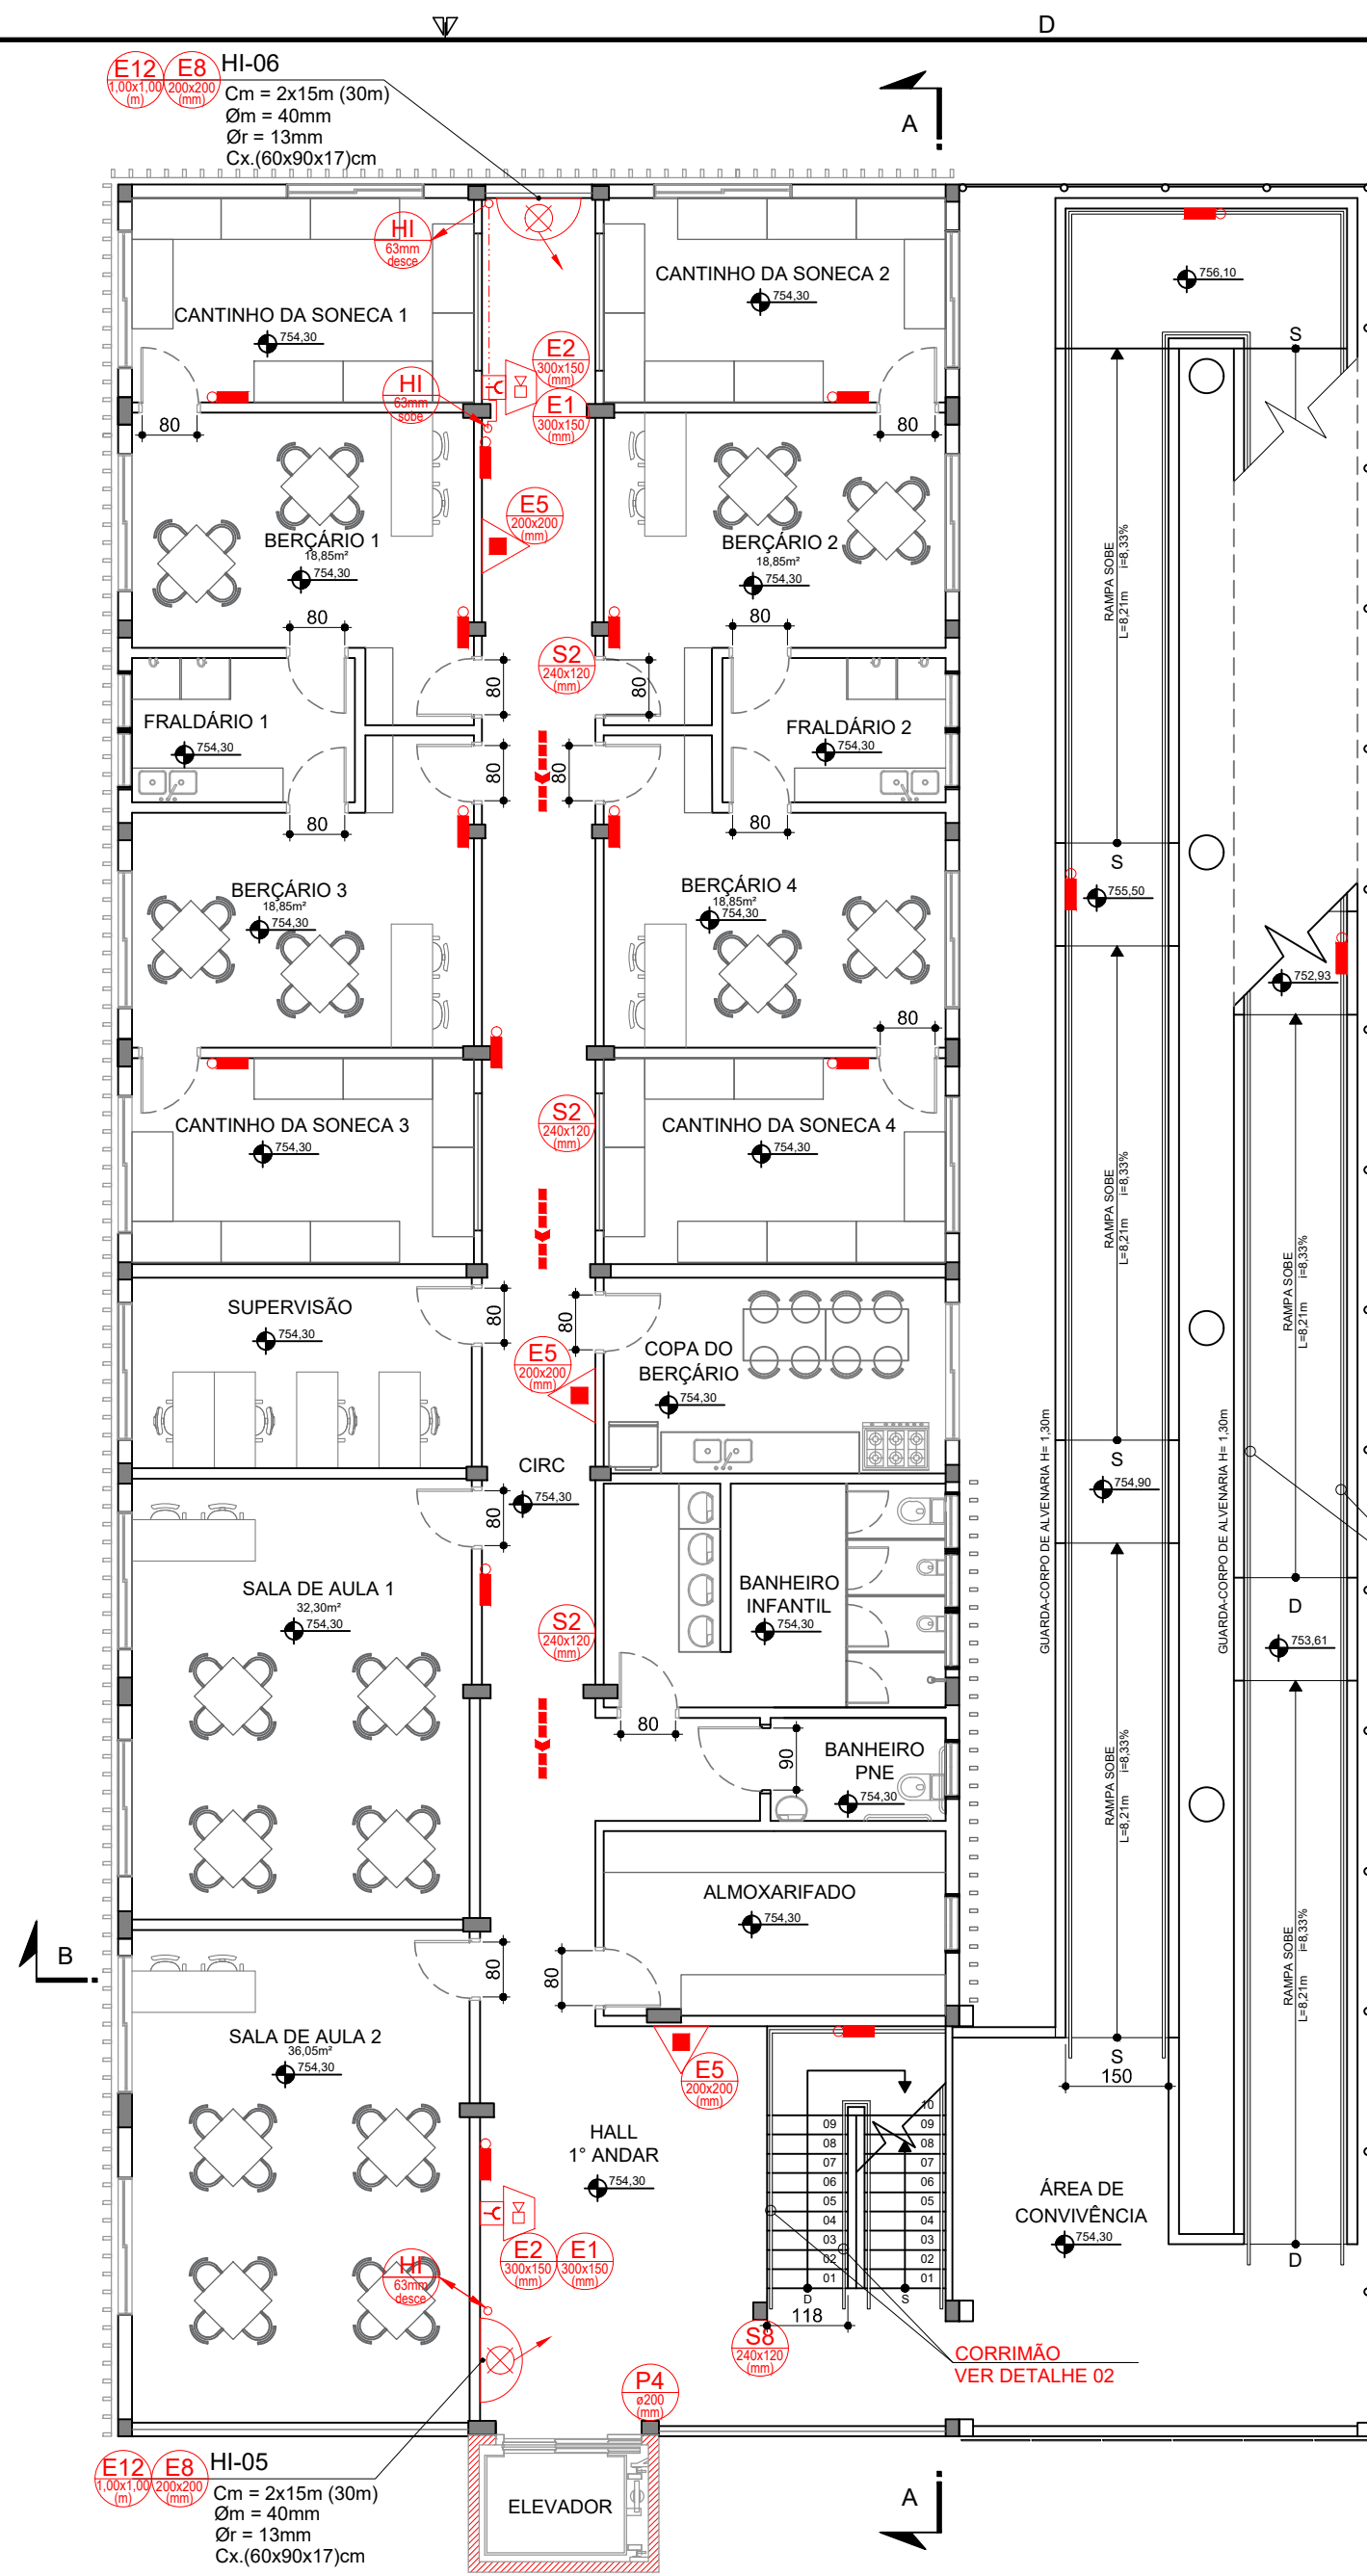

PLANTA - 2º PAVTO - ESCOLA MUNICIPAL ANTONIO MARIA
ESCALA 1:100
ÁREA CONSTRUÍDA: 604,08m²

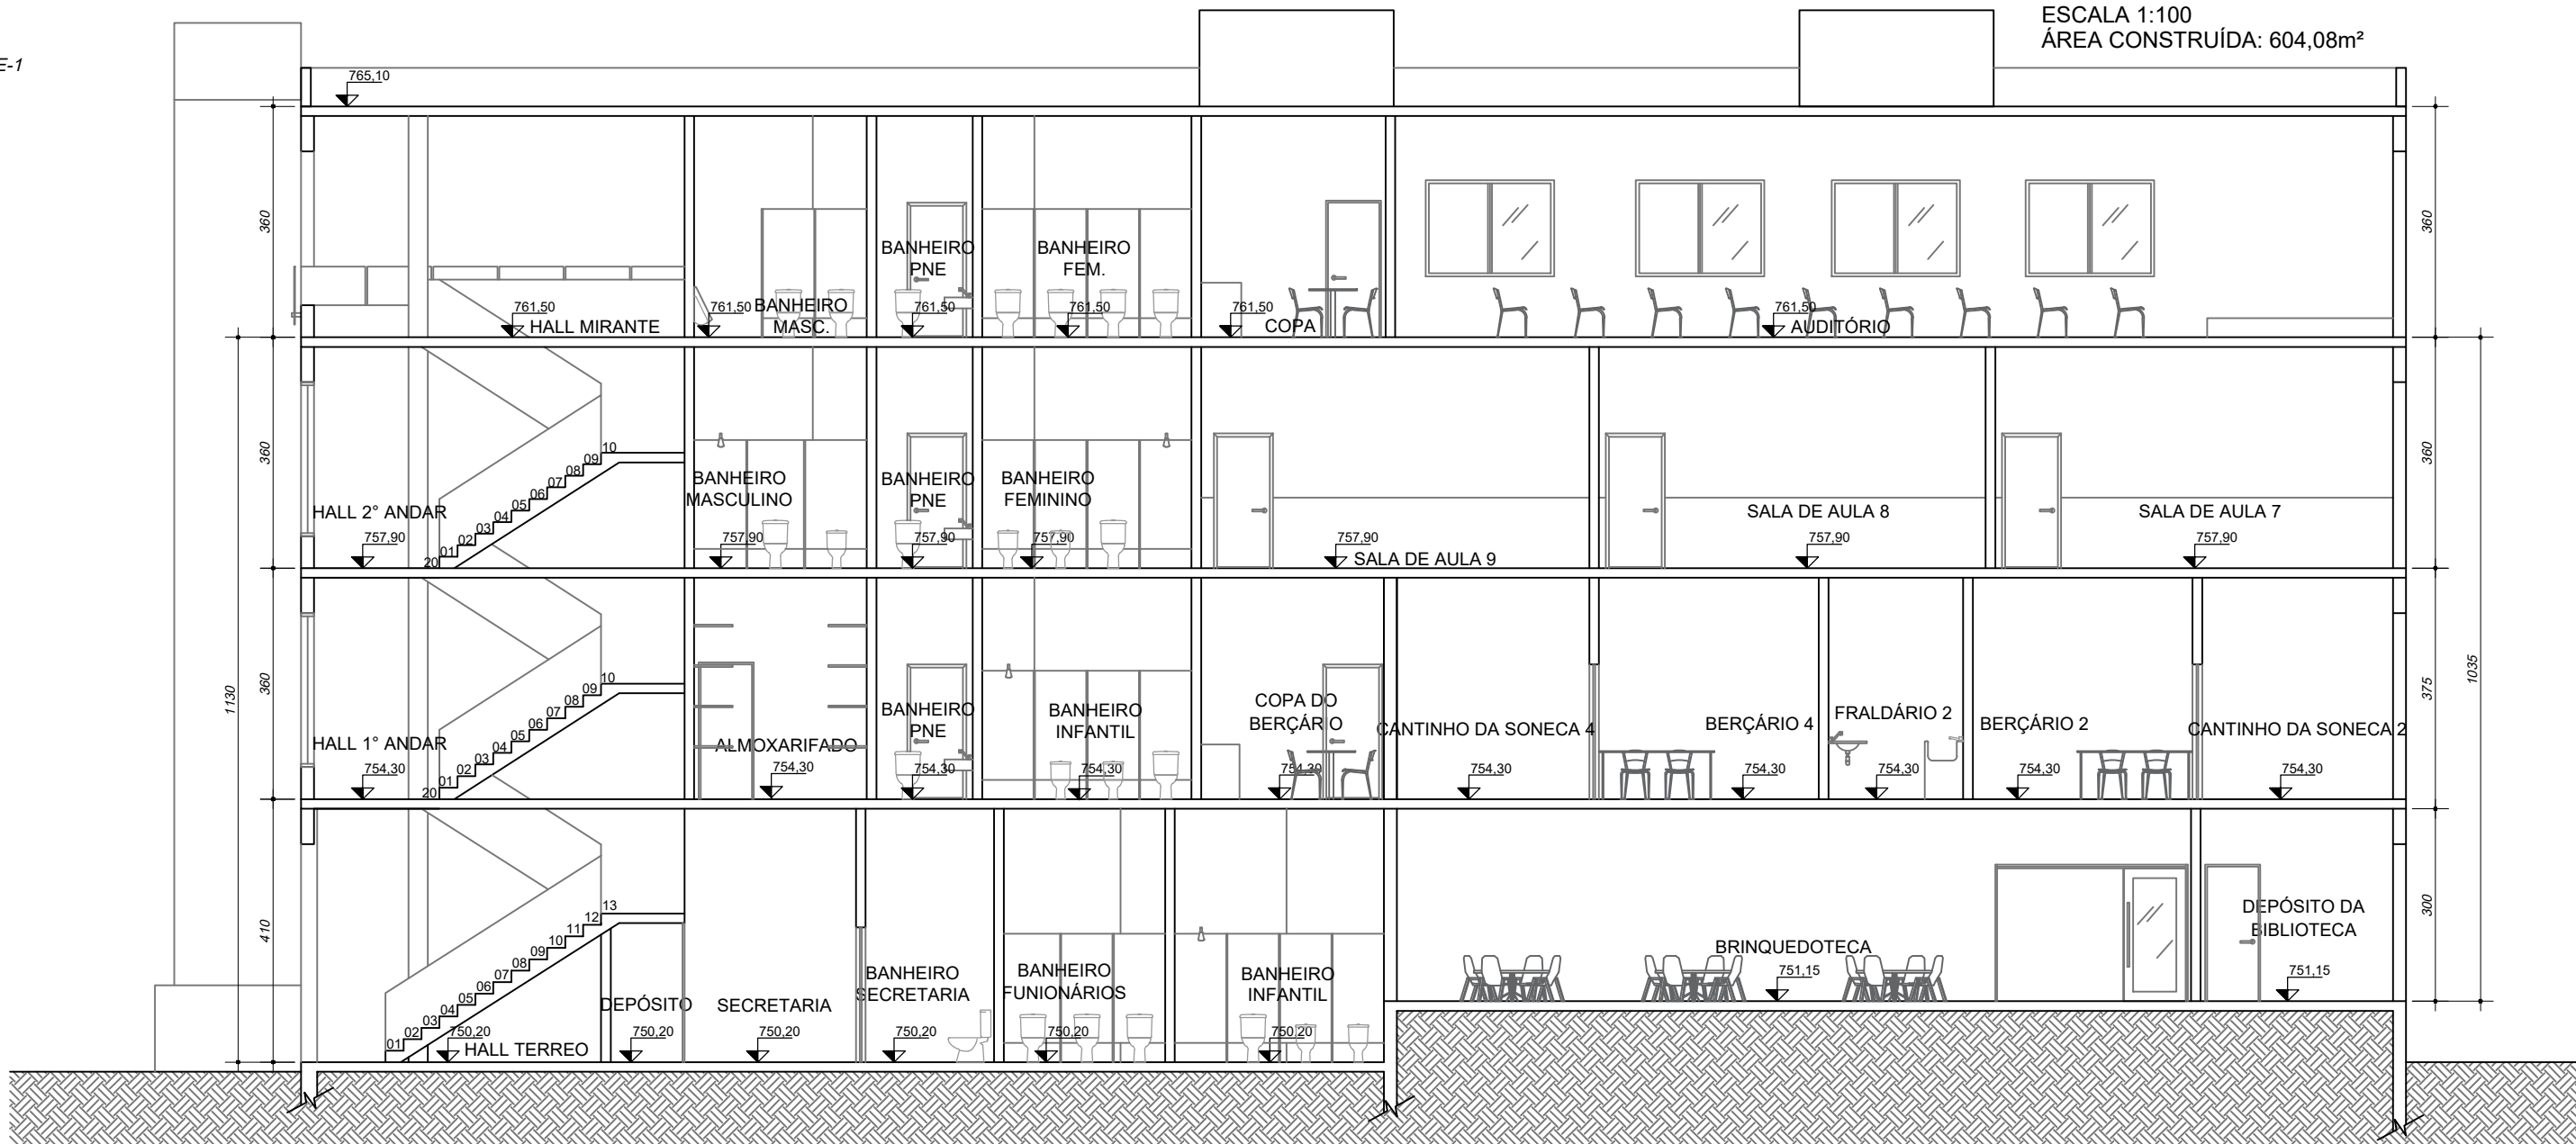

CORTE AA
ESCALA 1/100

LEGENDA	
EXTINTORES	ABRIGO PARA EXTINTOR DE INCÊNDIO
	EXTINTOR PÔ BC CAPACIDADE EXTINTORA: 20-B-C
	EXTINTOR PÔ ABC CAPACIDADE EXTINTORA: 2-A-20-B-C
	EXTINTOR DIOXÍDO DE CARBONO (CO2) CAPACIDADE EXTINTORA: 5-B-C
SISTEMA DE HIDRANTES	HIDRANTE SIMPLES
	HIDRANTE DE RECALQUE
	BOMBA DE HIDRANTES
	ACIONADOR DE BOMBA DE INCÊNDIO (BOTOEIRA TIPO LIGA-DESLIGA)
	RESERVATÓRIO DE INCÊNDIO
	TUBULAÇÃO DA REDE DE HIDRANTE TUBULAÇÃO QUE SOBE TUBULAÇÃO QUE DESCE TUBULAÇÃO QUE SOBE E DESCE REGISTRO DE GAVETA VALVULA DE RETENÇÃO
SISTEMA DE ALARME	AVISADOR SONORO TIPO SIRENE
	ACIONADOR MANUAL DO SISTEMA DE DE ALARME
	BATERIA DO SISTEMA DE ALARME
	CENTRAL DE ALARME
SINALIZAÇÃO DE ILUMINAÇÃO DE EMERGENCIA	PONTO DE ILUMINAÇÃO DE EMERGENCIA
	SÍMBOLO PARA IDENTIFICAÇÃO, EM PLANTA BAIXA, CÓDIGO E DIMENSÕES CONFORME NT-12 TAB. 4 (ANEXO A)
CENTRAL DE GLP	CENTRAL DE GLP
	SÁIDA FINAL DA ROTA DE FUGA
ROTA DE FUGA	DIREÇÃO DO FLUXO DA ROTA DE FUGA
	TEMPO MÍNIMO DE RESISTÊNCIA AO FOGO
OUTROS	PAREDE RESISTENTE AO FOGO

NOTAS

OBSERVAÇÕES GERAIS:
1 - MEDIDAS EM CENTÍMETROS, ELEVÇÕES EM METROS

REVISÃO	DESCRIÇÃO	DATA
00	EMISSION INICIAL	03/01/2020
01	REVISÃO CONFORME ALTERAÇÃO DA ARQUITETURA	20/01/2020

TIPOS DE EMISSÃO	A - PRELIMINAR B - P/ APROVAÇÃO C - P/ CONHECIMENTO	D - P/ COTAÇÃO E - P/ CONSTRUÇÃO F - CONFORME COMPRADO	G - CONFORME CONSTRUÍDO H - CANCELADO
------------------	---	--	--

REALIZAÇÃO:
PREFEITURA MUNICIPAL DE LAGOA SANTA
RUA SÃO JOÃO, Nº 900 - CENTRO
LAGOA SANTA-MG - CEP.: 33400-000
TEL.: (31) 3688-1380

PROJETO BÁSICO DE SISTEMAS DE PREVENÇÃO E COMBATE A INCÊNDIO
ESCOLA MUNICIPAL ANTONIO MARIA
RUA CONDE DOLABELA - 407, VARZEA - LAGOA SANTA-MG

PROJETO DE PREVENÇÃO E COMBATE A INCÊNDIO

RESPONSÁVEL TÉCNICO / DIRETOR DE OBRAS:

DIÓGENES DE SOUZA BARBOSA
CREA: 147.846/0

DATA: JANEIRO/2019
ESCALA: INDICADA
CÓDIGO:

TÍTULO DOS DESENHOS:
PLANTA - 1º PAVTO - HOSPITAL MUNICIPAL
PLANTA - 2º PAVTO - HOSPITAL MUNICIPAL
CORTE A-A

DIREITOS AUTORAIS RESERVADOS. PROIBIDO REPRODUÇÃO, DIVULGAÇÃO OU ALTERAÇÃO SEM ORDEM EXPRESSA DO AUTOR.

PRANCHAS:
02/04

PROJETA: A1